
 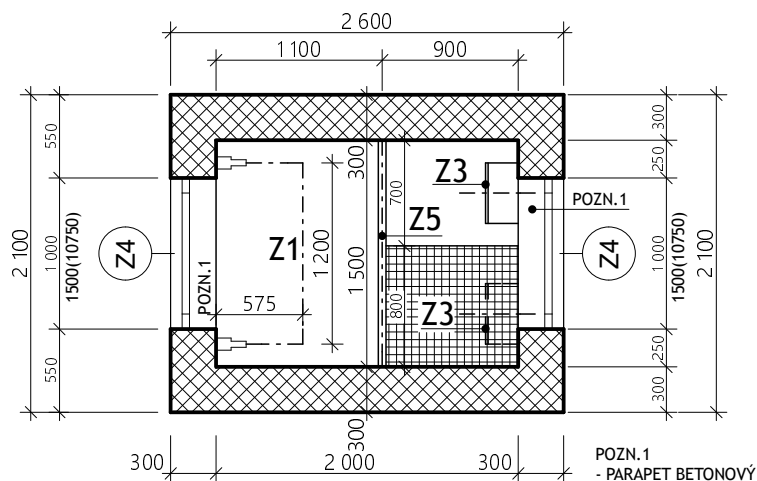


V-V'



Z1 - SYSTÉM PRO SUŠENÍ HADIC, 2x  
KOLEJNICE, NAVIJÁK, OVLÁDÁNÍ,  
NOUZOVÝ SPÍNAČ, 2x KLADKA  
Z2 - OCELOVÝ ŽEBŘÍK  
Z3 - OCELOVÝ ŽEBŘÍK  
Z5 - OCELOVÁ PLOŠINA SE ZÁBRADLÍM

### LEGENDA - NAVRHOVANÉ KONSTRUKCE

 OBVODOVÉ NOSNÉ KONSTRUKCE ZDIVO TYPU  
THERM tl. 300 mm, TEPLNĚ IZOLAČNÍ



ZOD. PROJEKTANT: Ing. arch. Stanislav Pour, Vančurova 2904, Tábor 390 01	ÚČEL: PROJEKT K REALIZACI STAVBY	
tel.: 603 568 004, email: s.pour@seznam.cz		
INVESTOR: Obec Hrdějovice, Dlouhá 221, Hrdějovice 373 61	DATUM: <b>09/2016</b>	
NÁZEV AKCE: <b>REKONSTRUKCE OBJEKTU POŽÁRNÍ ZBRojNICE</b> katastrální území Hrdějovice, p.č. 482/1, 482/3, 483/2, 483/3, Luční 80, Hrdějovice		
OBSAH VÝKRESU: <b>PŮDORYS 2.NP - VĚŽ</b>	MĚŘÍTKO: 1:50 Č. VÝKRESU: 11	