


OBEC VEDROVICE [595047]

KATASTRÁLNÍ ÚZEMÍ
VEDROVICE [777536]

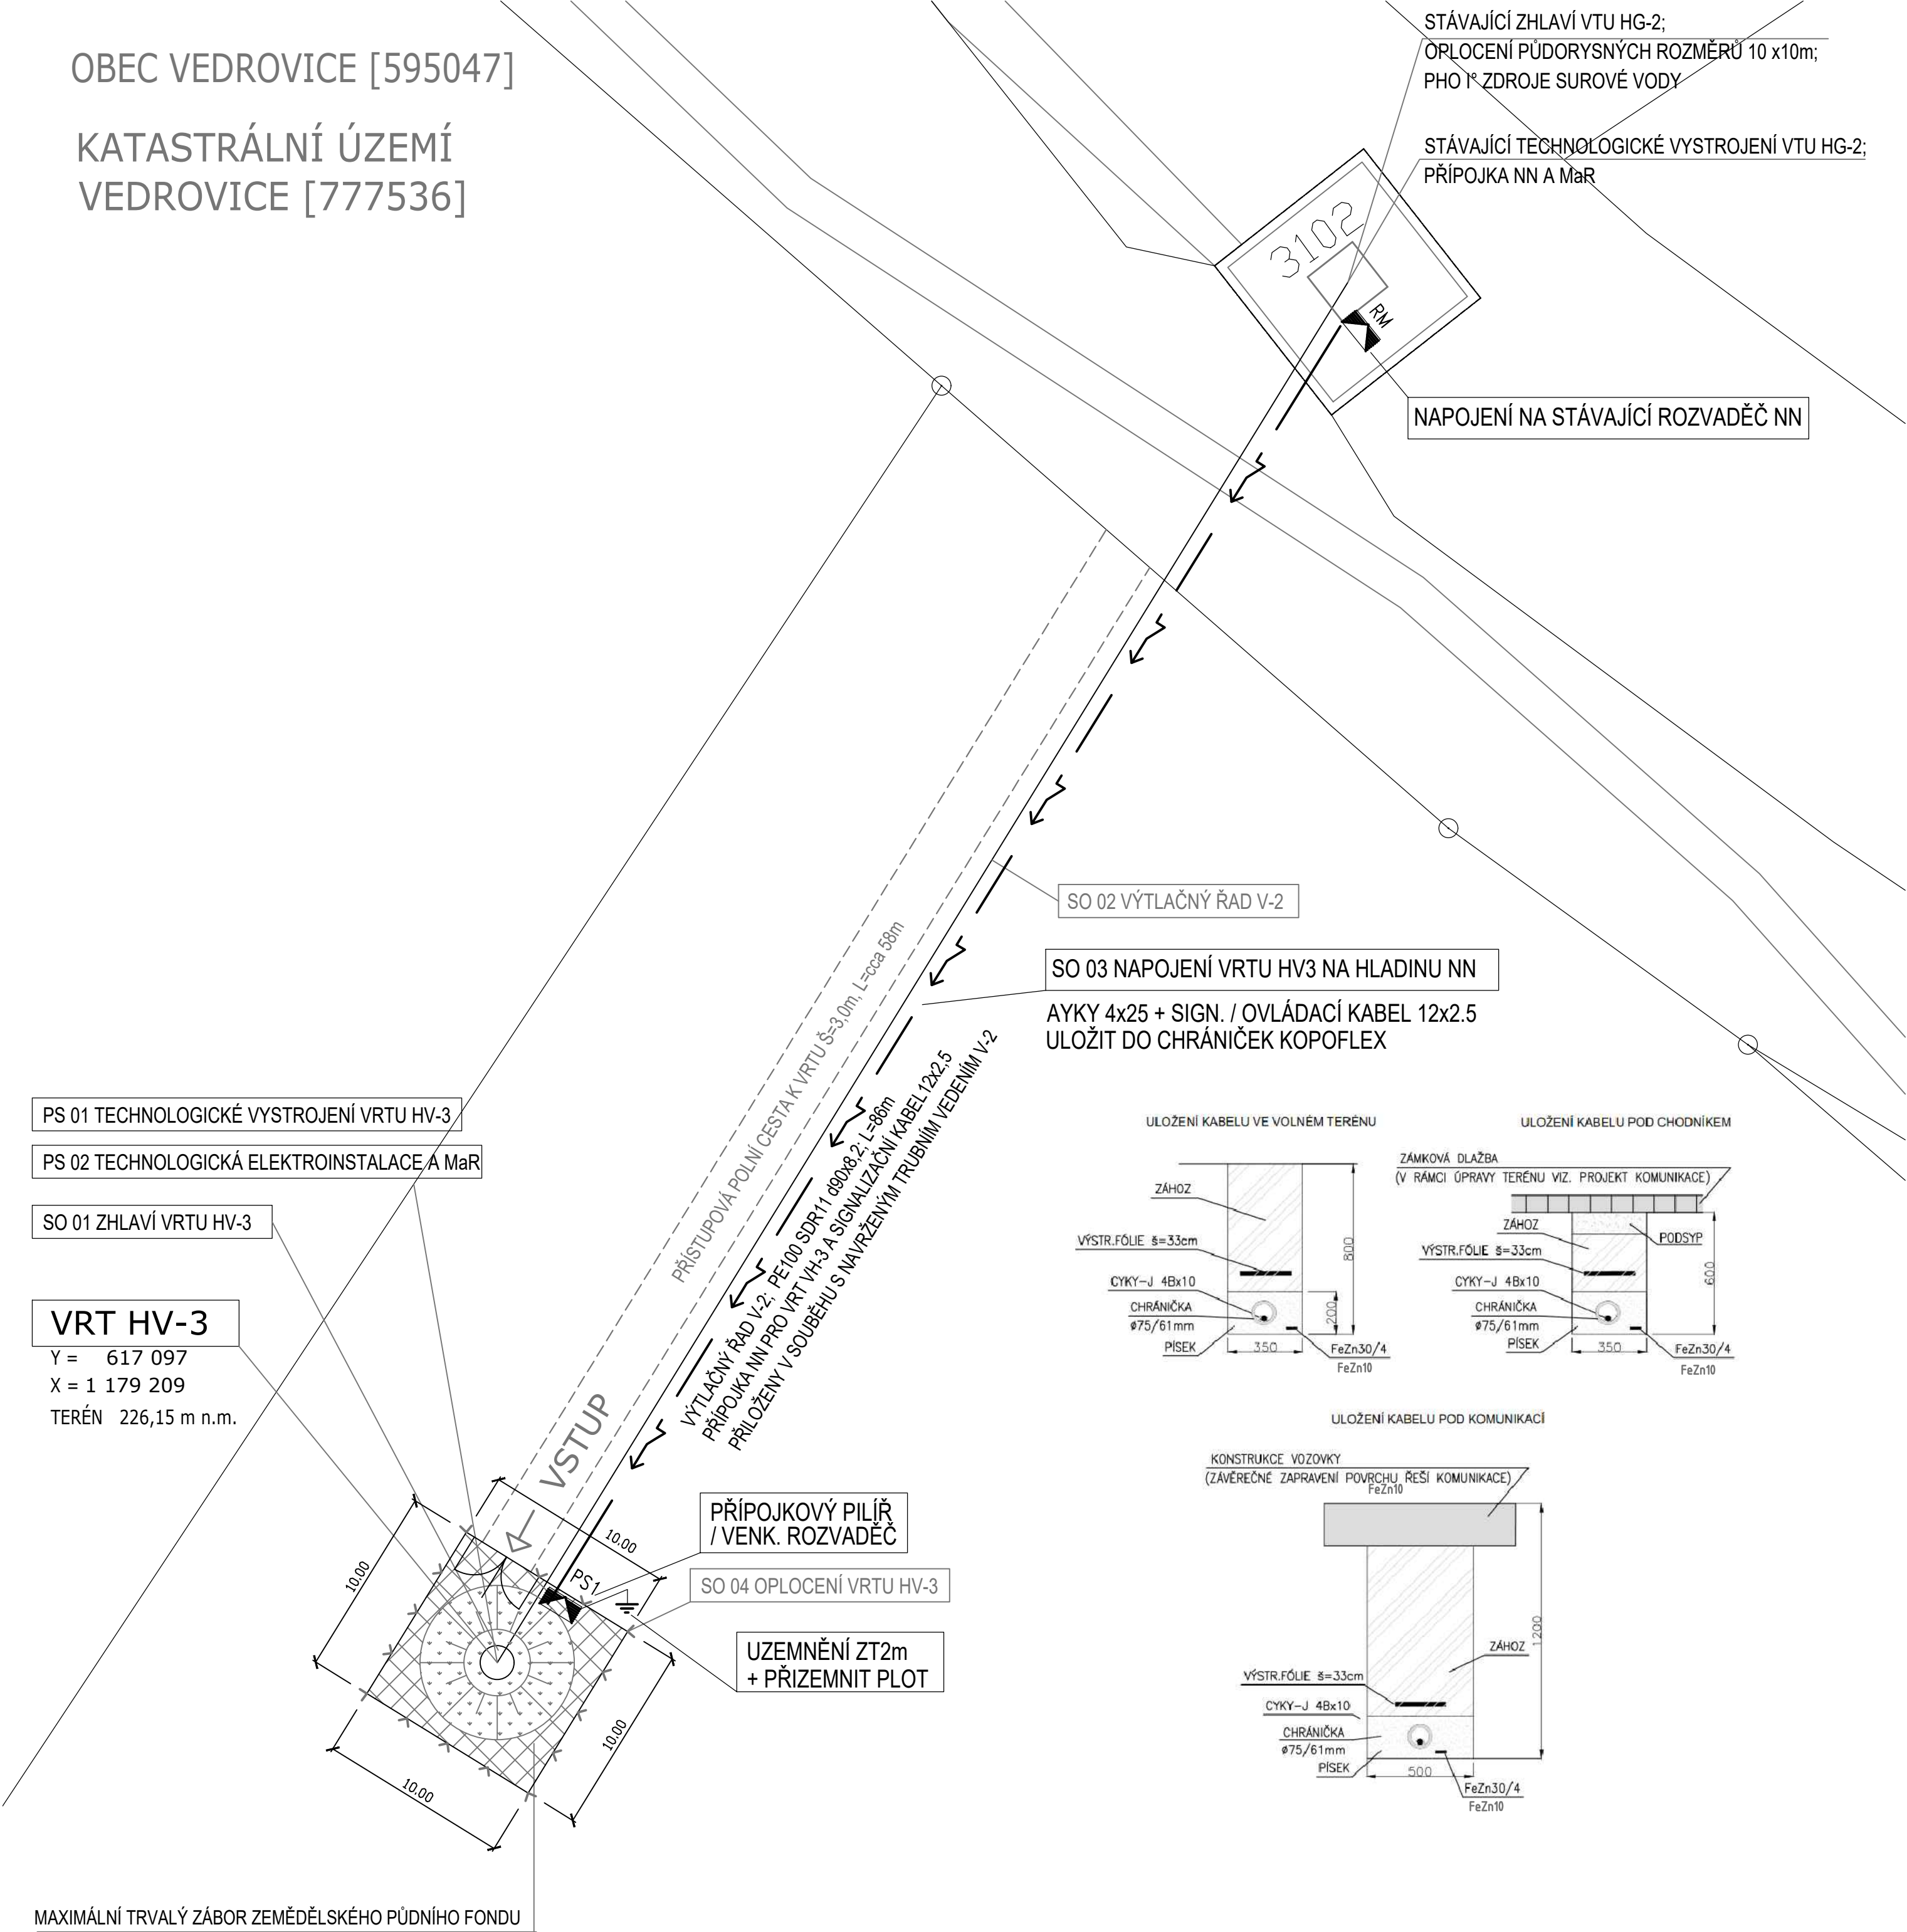

POZNÁMKA:

PŘI KŘÍŽENÍ A SOUBĚHU S OSTATNÍMI ROZVODY NUTNO DODRŽET ČSN 33 2000-5-52, 73 6005.
PŘED ZAHÁJENÍM PRACÍ NUTNO OHlásIT PRÁCE U PŘÍSLUŠNÉHO SPRÁVCE A ZAJISTIT ODPOJENÍ SÍTĚ.
NAPĚŤOVÁ SOUSTAVA: 3PEN AC 230/400V/TN-C-S
OCHRANA PŘED ÚRAZEM EL. PROUDEM DLE ČSN 33-2000-4-41 ed.3 (PNE 330000-1):
ZÁKLADNÍ - AUTOMATICKÝM ODPOJENÍM OD ZDROJE

**Polohu podzemních vedení nelze vytyčovat odměřováním ze situace (zákres sítě je informativní).
Před zahájením zemních prací je nutno jednotlivá vedení nechat vytyčit příslušným správcem
a ochránit je proti případnému poškození.**

NEJMENŠÍ DOVOLENÉ SVISLÉ VZDÁLENOSTI MEZI KŘÍŽUJÍCÍMI SE PODZEMNÍMI SÍTĚMI
ROZMĚRY v mm, ČSN 73 6005


Druh vedení "b"	Silové kabely do			sdělovací kabely	plyn		vodovodní potrubí	tepelné potrubí	kabelovody	stoky	potrubní pošta	kolektor	koleje pro uložení dráhy
	1 kV	10 kV	35 kV		NTL do 0.005 MPa	STL do 0.3 MPa							
silové kabely do													
1 kV	50	150	200	300/100 *	100	100	400/200 *	300	300	300	300	1000	
10 kV	150	150	200	800/100 *	100	200	400/200 *	500	300	300	300	1000	
35 kV	200	200	200	800/100 *	100	200	400/200 *	500	300	500	300	1000	


POZNÁMKA : * nechráněné/chráněné

ČSN 73 6005

KABEL do 1 kV NEJMENŠÍ DOVOLENÉ VZDÁLENOSTI PŘI STYKU S OSTAT. INŽ. SÍTĚMI [mm]			SILOVÉ KABELY do			PLYNOVOD		SDĚL. KABELY	VODOVOD	HORKO- VOD	STOKY
			1kV	10kV	35kV	NTL	STL				
SOUBĚH	CHRÁNĚNÝ	d/D1	50	150	200	400	600	300/100	400	300	500
KŘÍŽENÍ	NECHRÁNĚNÝ/ CHRÁNĚNÝ	d/d1	50	150	200	100	100	300/100	400/200	300	300

ŘEZ KABELOVOU TRASOU PŘI KŘÍŽENÍ:

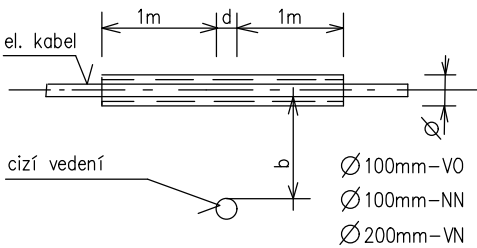

Revize			
VODOHOSPODÁŘSKÁ TECHNOLOGIE BRNO, s.r.o.			
			
Projekce, dodávky a montáž technologických celků Tuřanská 654/54, 620 00 Brno IČO: 463 44 161, Registrace KOS Brno, C/5441 tel./f.: 547 250 564 e-mail: vtbrno@vtbrno.cz, www.vtbrno.cz			
HIP	Ing. Jan Peloušek	Datum	12/2021
Projektant specialista	Ing. Jan Peloušek	Stupeň	DUR+DSP
Vypracoval/subdodavatel	Ing. Vít Podešva	Formát	4 x A4
Kreslil	Ing. Vít Podešva	Revize	0
Investor	Obec Vedrovice, Vedrovice č.p. 326, 671 75 Loděnice u M. Krumlova; IČ:00293741	Číslo zakázky	
Zadavatel	Obec Vedrovice, Vedrovice č.p. 326, 671 75 Loděnice u M. Krumlova; IČ:00293741		211212
AKCE	VEDROVICE POSÍLENÍ ZDROJŮ SUROVÉ VODY		Paré
OBJEKT	D. DOKUMENTACE OBJEKTŮ A TECHNICKÝCH A TECHNOLOGICKÝCH ZAŘÍZENÍ D1. DOKUMENTACE STAVEBNÍHO NEBO INŽENÝRSKÉHO OBJEKTU		
PŘÍLOHA	D.1.3 SO 03. NAPOJENÍ VRTU HV-3 NA HLADINU NN SITUACE VENKOVNÍ ROZVODY	Měřítko 1:250	Číslo přílohy D.1.3-2