


14	617217,4	1778014,4	20 V2-4 ZACATEK 1.ETAPY 2.CASTI
15	617209,34	1778010,60	L10
16	617208,21	1777993,38	L11
17	617223,57	1777975,79	L12
18	617238,01	1777958,39	L13
19	617286,91	1777899,92	L14
20	617316,31	1777912,36	L15
21	617316,91	1777913,94	L16
22	617329,70	177920,65	L17
23	617365,50	177935,12	KR V2-4 KONEC 1.ETAPY 2.CASTI

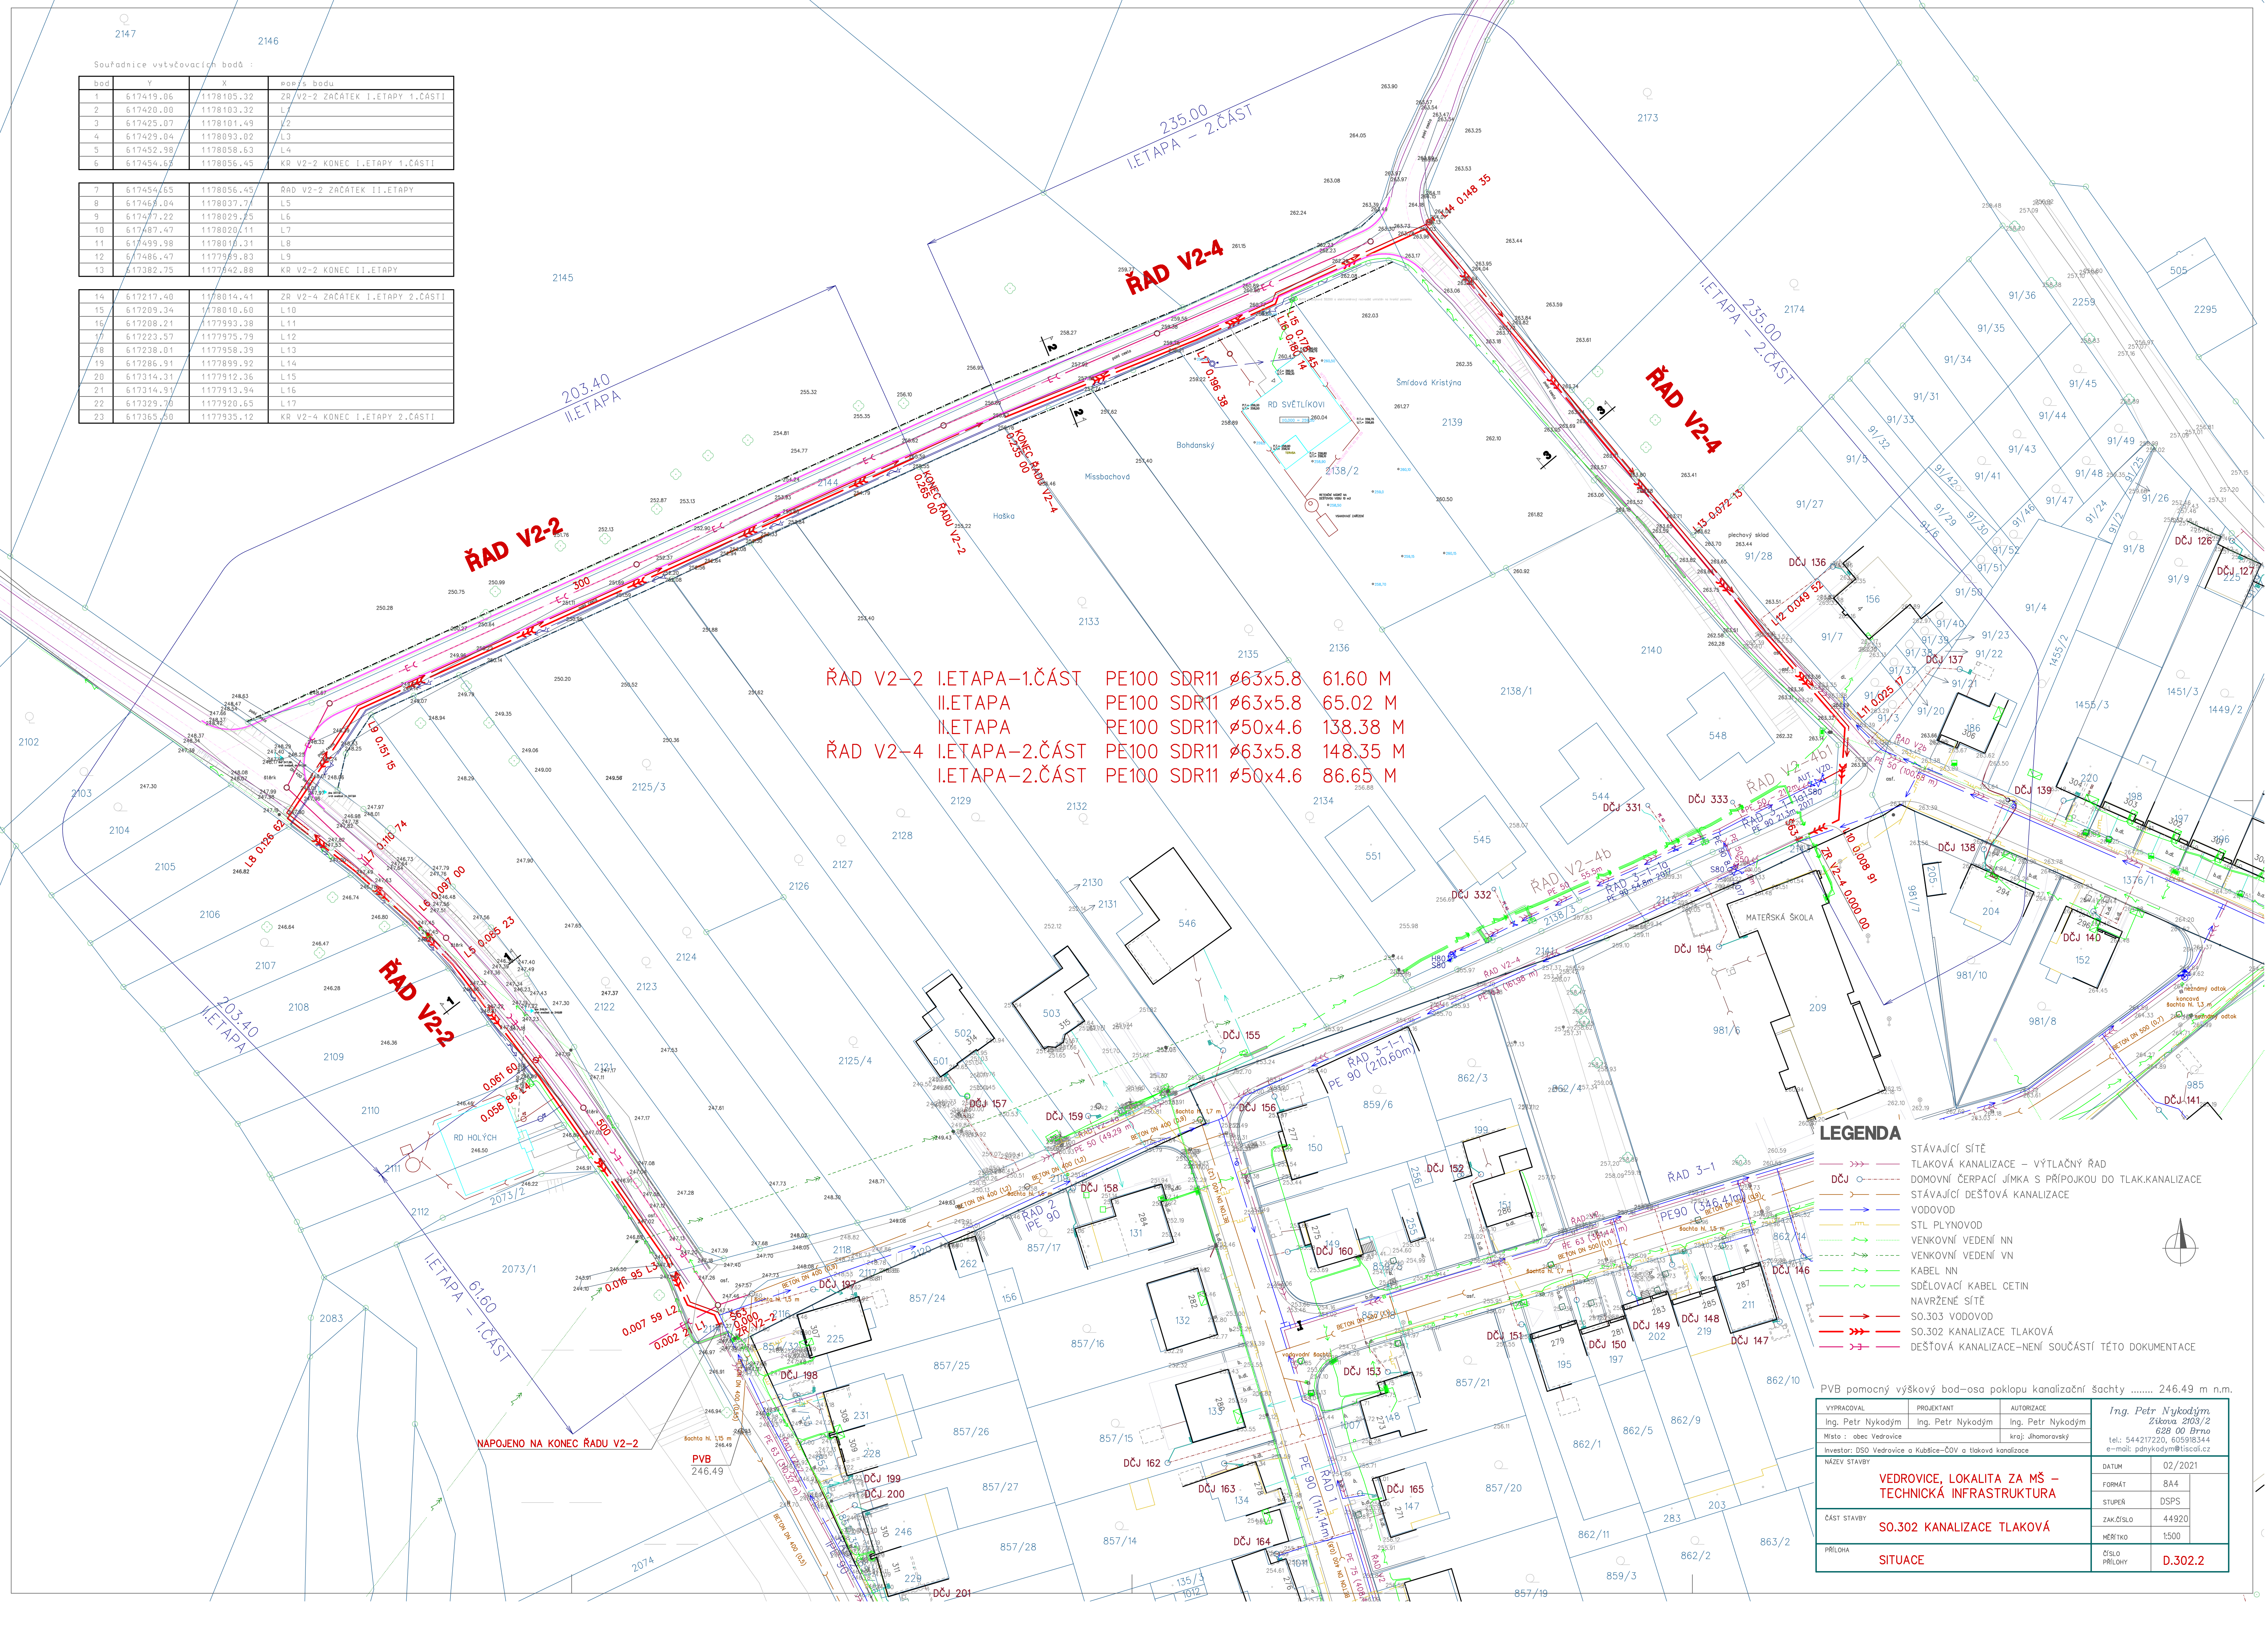

PVB pomocný výškový bod-osa poklopu kanalizační šachty 246,49 m n.m.		
VYPRACOVAL	PROJEKTANT	AUTORIZACE
Ing. Petr Nykodým	Ing. Petr Nykodým	Ing. Petr Nykodým
Místo : obec Vedrovice	kraj: Jihoarmavský	
Investor: DSO Vedrovice a Kubice-ČOV a tlaková kanalizace		
NÁZEV STAVBY VEDROVICE, LOKALITA ZA MŠ – TECHNICKÁ INFRASTRUKTURA		
ČÁST STAVBY	DATUM 02/2021 FORMÁT 8A.4 STUPEŇ DSPS ZAK.ČÍSLO 44920 MĚŘÍTKO 1:500	
PŘÍLOHA	ČÍSLO PŘÍLOHY	D.302.2
SITUACE		