

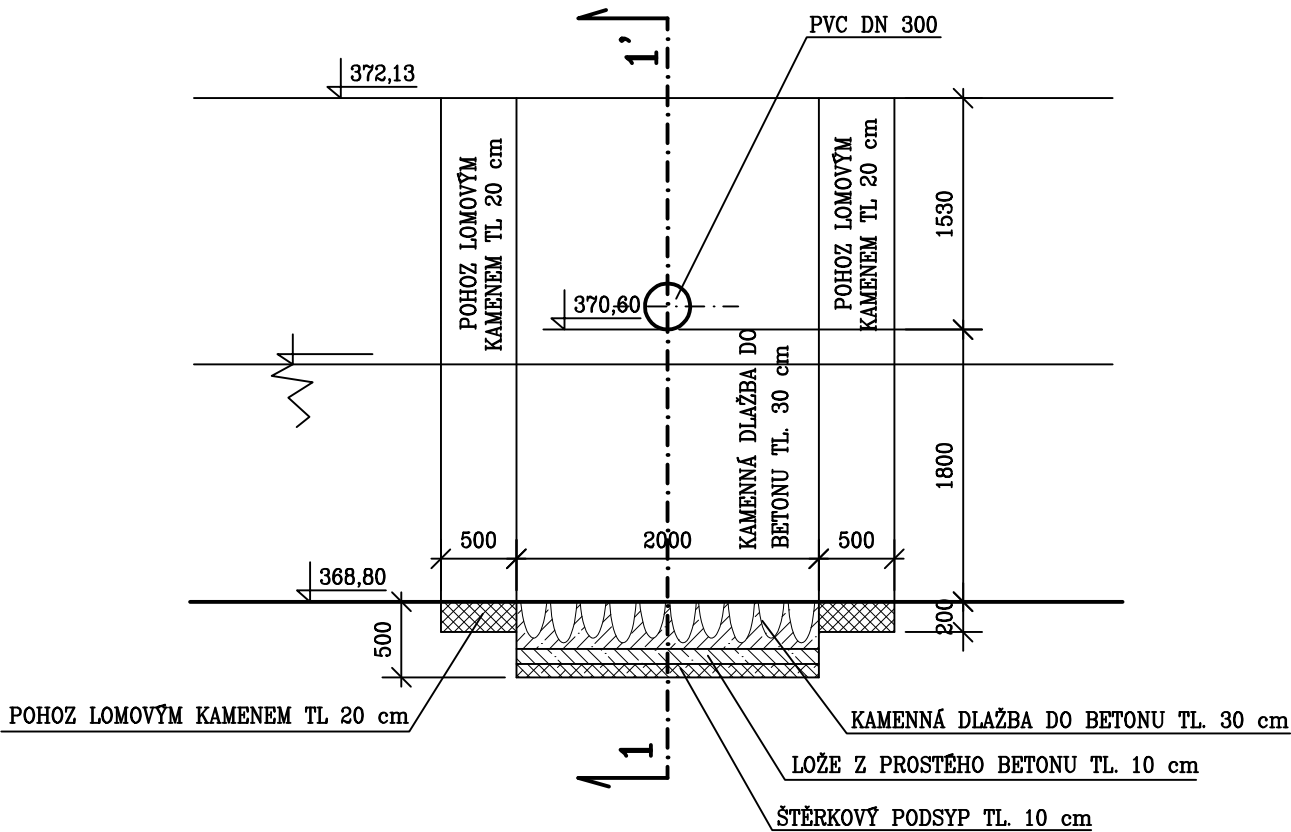


VÝUSTNÍ OBJEKT DO VLTAVY
1:50

ŘEZ 2-2'

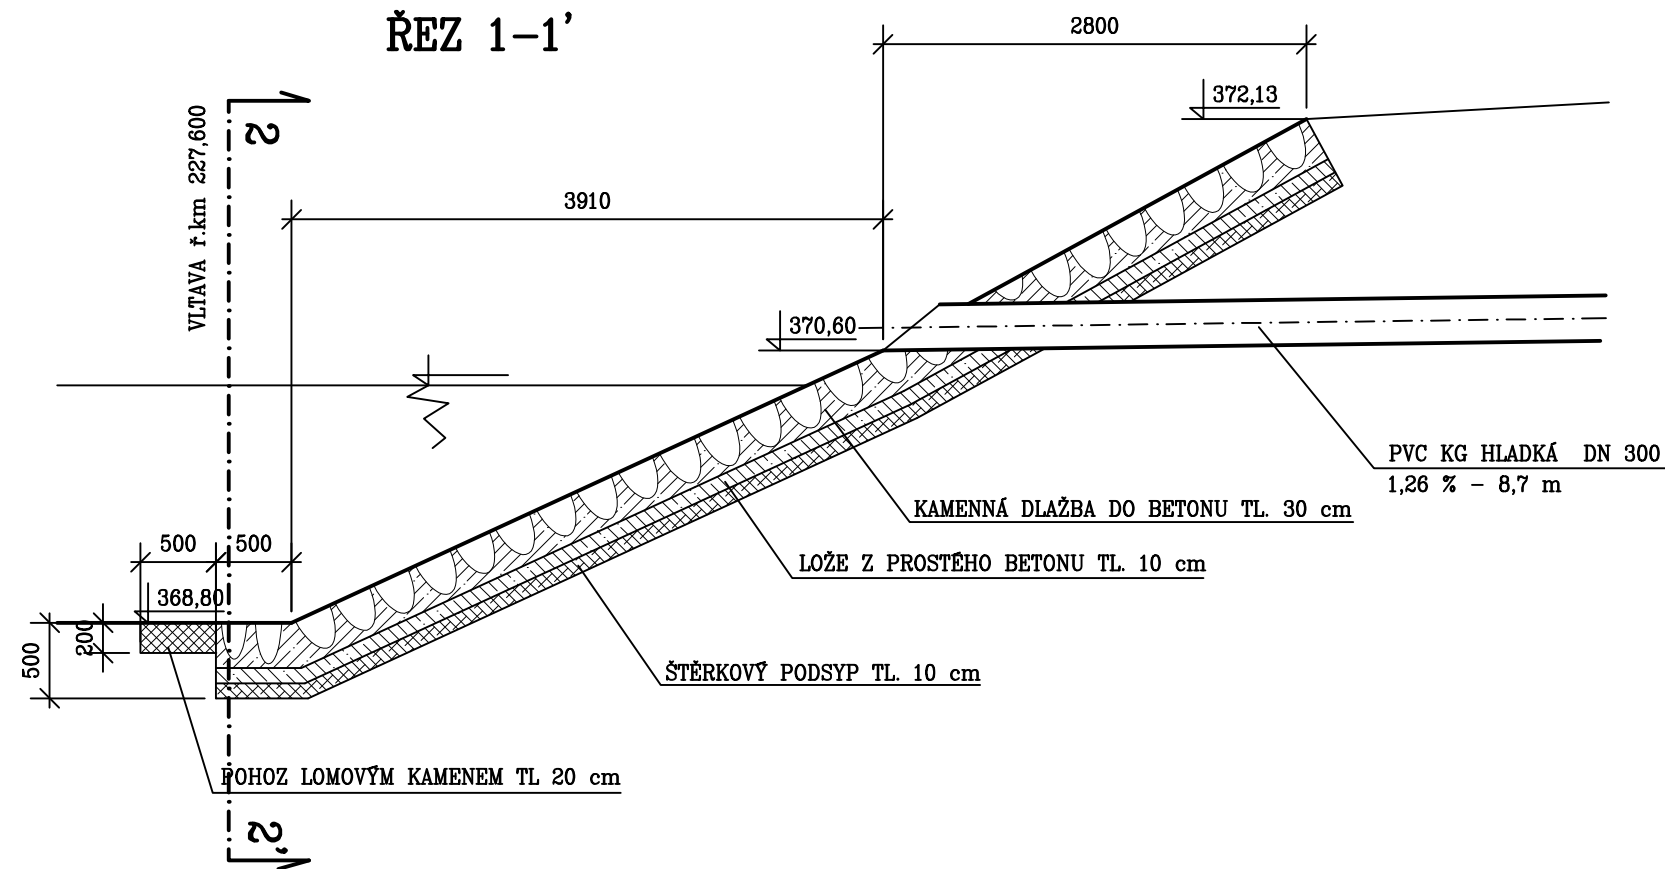

PŮDORYS

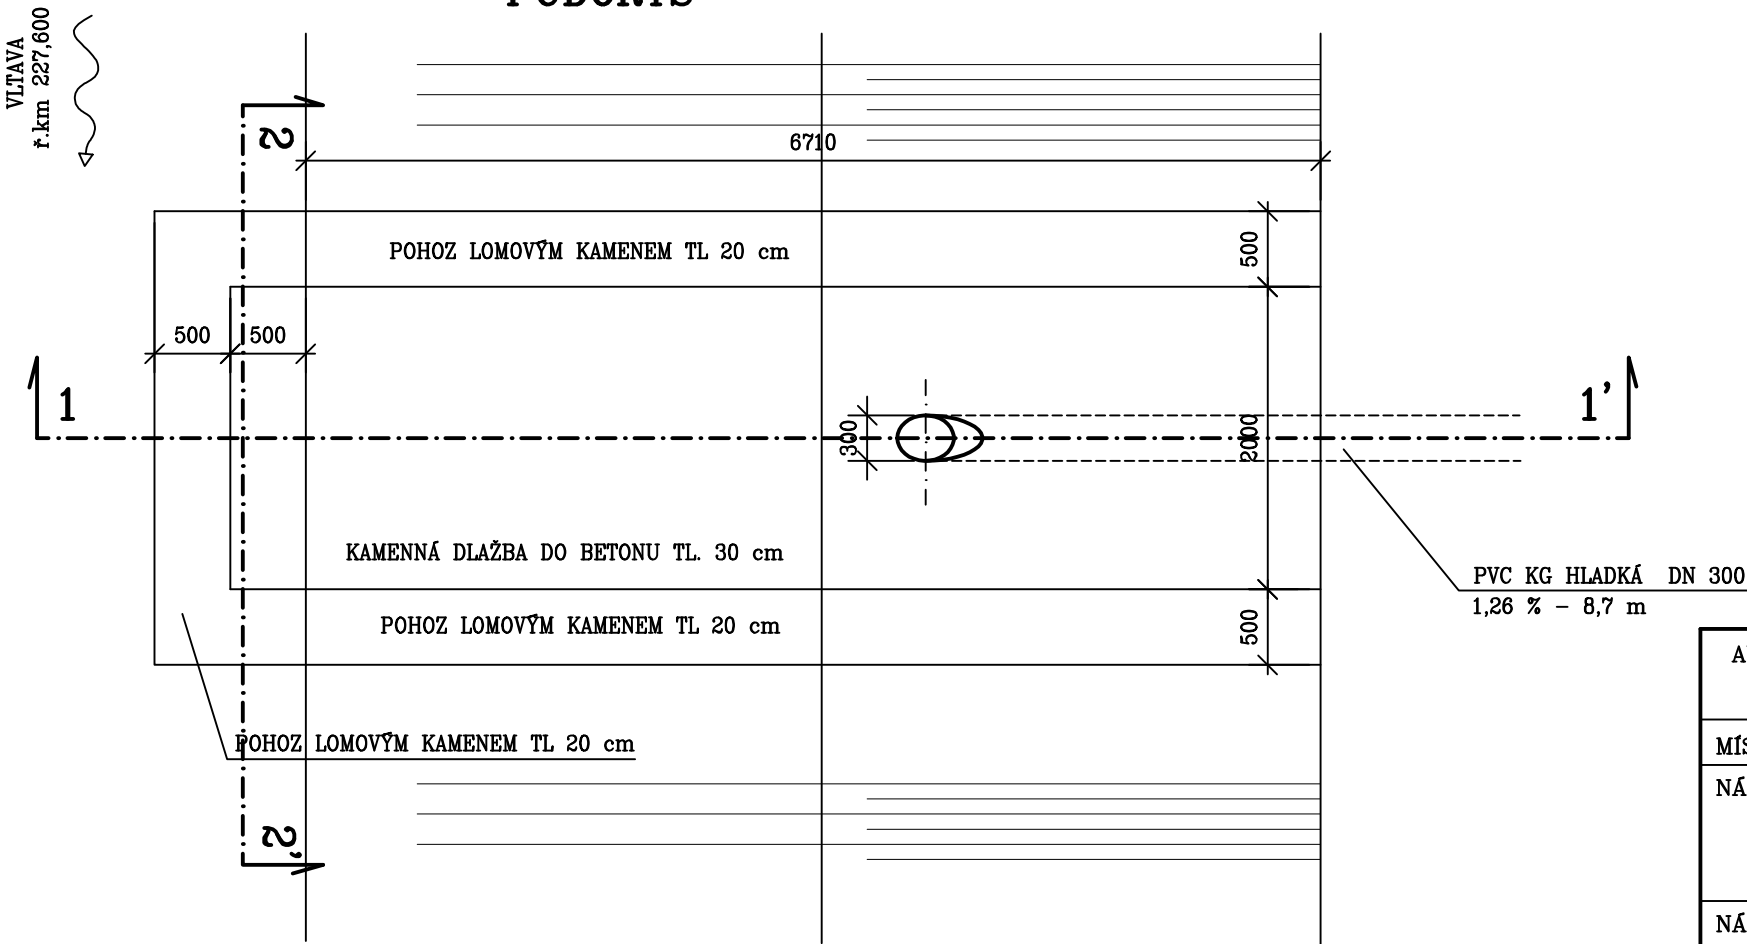

AUTORIZOVANÝ INŽENÝR : ING. JANA MÁCHOVÁ		VYPRACOVAL, KRESLIL : ING. JANA MÁCHOVÁ		ING. JANA MÁCHOVÁ VODOHOSPODÁŘSKÁ PROJEKCE	
MÍSTO STAVBY: k.ú. HLUBOKÁ NAD VLTAVOU					
NÁZEV AKCE: REKULTIVACE SKLÁDKY ZÍKÚV LOM					
NÁZEV VÝKRESU: VÝUSTNÍ OBJEKT DO VLTAVY				DATUM	PROSINEC 2015
				STUPEŇ	DSP/ZDS
				MĚŘÍTKO: 1:50	ČÍSLO VÝKRESU: E.10.