


VODOMĚRNÁ SESTAVA - SCHÉMA

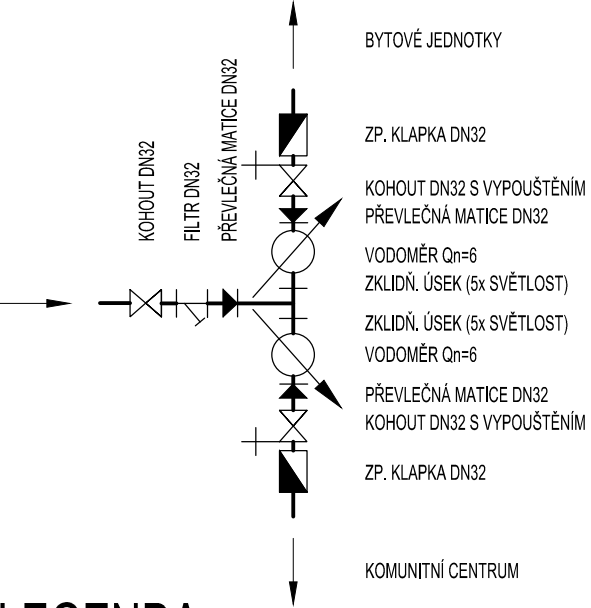

TABULKA MÍSTNOSTÍ - OBJEKT "A"			
CELK. PL. [m²]	Č. M.	ÚČEL MÍSTNOSTI	PLOCHA [m²]
SPOLEČNÉ PROSTORY	A.0.01	SPOLEČENSKÝ SÁL	124,25
	A.0.02	WC CHODBA	2,42
	A.0.03	WC – IMOBILNÍ	5,43
	A.0.04	WC – MUŽI	6,25
	A.0.05	WC – ŽENY	7,80
	A.0.06	SCHODIŠTĚ DO 1.NP	4,99
	A.0.07	VYROVNÁVACÍ RAMPA	16,60

LEGENDA

- WC

WC1

U

U1

P

a
- ZÁVĚSNÝ KERAMICKÝ KLOZET, ANTIBAKTERIÁLNÍ SEDÁTKO, ÚCHYTY

ZÁVĚSNÝ KERAMICKÝ KLOZET IMOBILNÍ, ANTIBAKTERIÁLNÍ SEDÁTKO, ÚCHYTY

KERAMICKÉ UMYVADLO

KERAMICKÉ UMYVADLO IMOBILNÍ

PISOÁR - SENZOROVÝ SPLACHOVAČ

KULOVÝ UZÁVĚR, HLAVNÍ UZÁVĚR V OBJEKTU
- -----

CIRKULACE + IZOLACE (IZ)

TEPLÁ VODA + IZOLACE (IZ)

STUDENÁ VODA + IZOLACE (IZ)

ROZVOD Z HDPE SDR11, V ZEMI, EL. VODIČ
- IZ - IZOLACE
- | POTRUBÍ | MIRELON PRO |
|----------|-------------|
| PPR PN16 | |
| 16x2,3 | 18x9mm |
| 20x2,8 | 22x9mm |
| 25x3,5 | 25x9mm |
| 32x4,4 | 32x9mm |
| 40x5,5 | 40x9mm |
-
- | | | |
|--|--|--------------------------------------|
| Vypracoval
Lukáš Doležal | Zodp. projektant
Ing. Lukáš Kvídera | Tech. kontrola
Ing. Lukáš Kvídera |
| Navrhl
Lukáš Doležal | Statika | |
| Investor
Josefina z.ú., Na Sadech 4/3, České Budějovice | | |
| Akce
STAVEBNÍ ÚPRAVY SO 01
ZÁMEK BORŠOV NAD VLTAVOU
BUDOVA ŠPEJCHAR, NA KOMUNITNÍ CENTRUM
parc. č. 386/2 v k.ú. Boršov nad Vltavou | | |
| Obsah výkresu
VODOVOD - PŮDORYS 1.PP | | |
- | | |
|---------------------|--------------------------|
| | |
| datum
srpen 2016 | č. zakázky
49/2016 |
| č. kopie | |
| Měřítko
1:100 | Č. výkresu
D.1.4.1.7. |