



VÝKRES SDRUŽENÉHO OBJEKTU

1:100


PODÉLNÝ ŘEZ SDRUŽENÉHO OBJEKTU

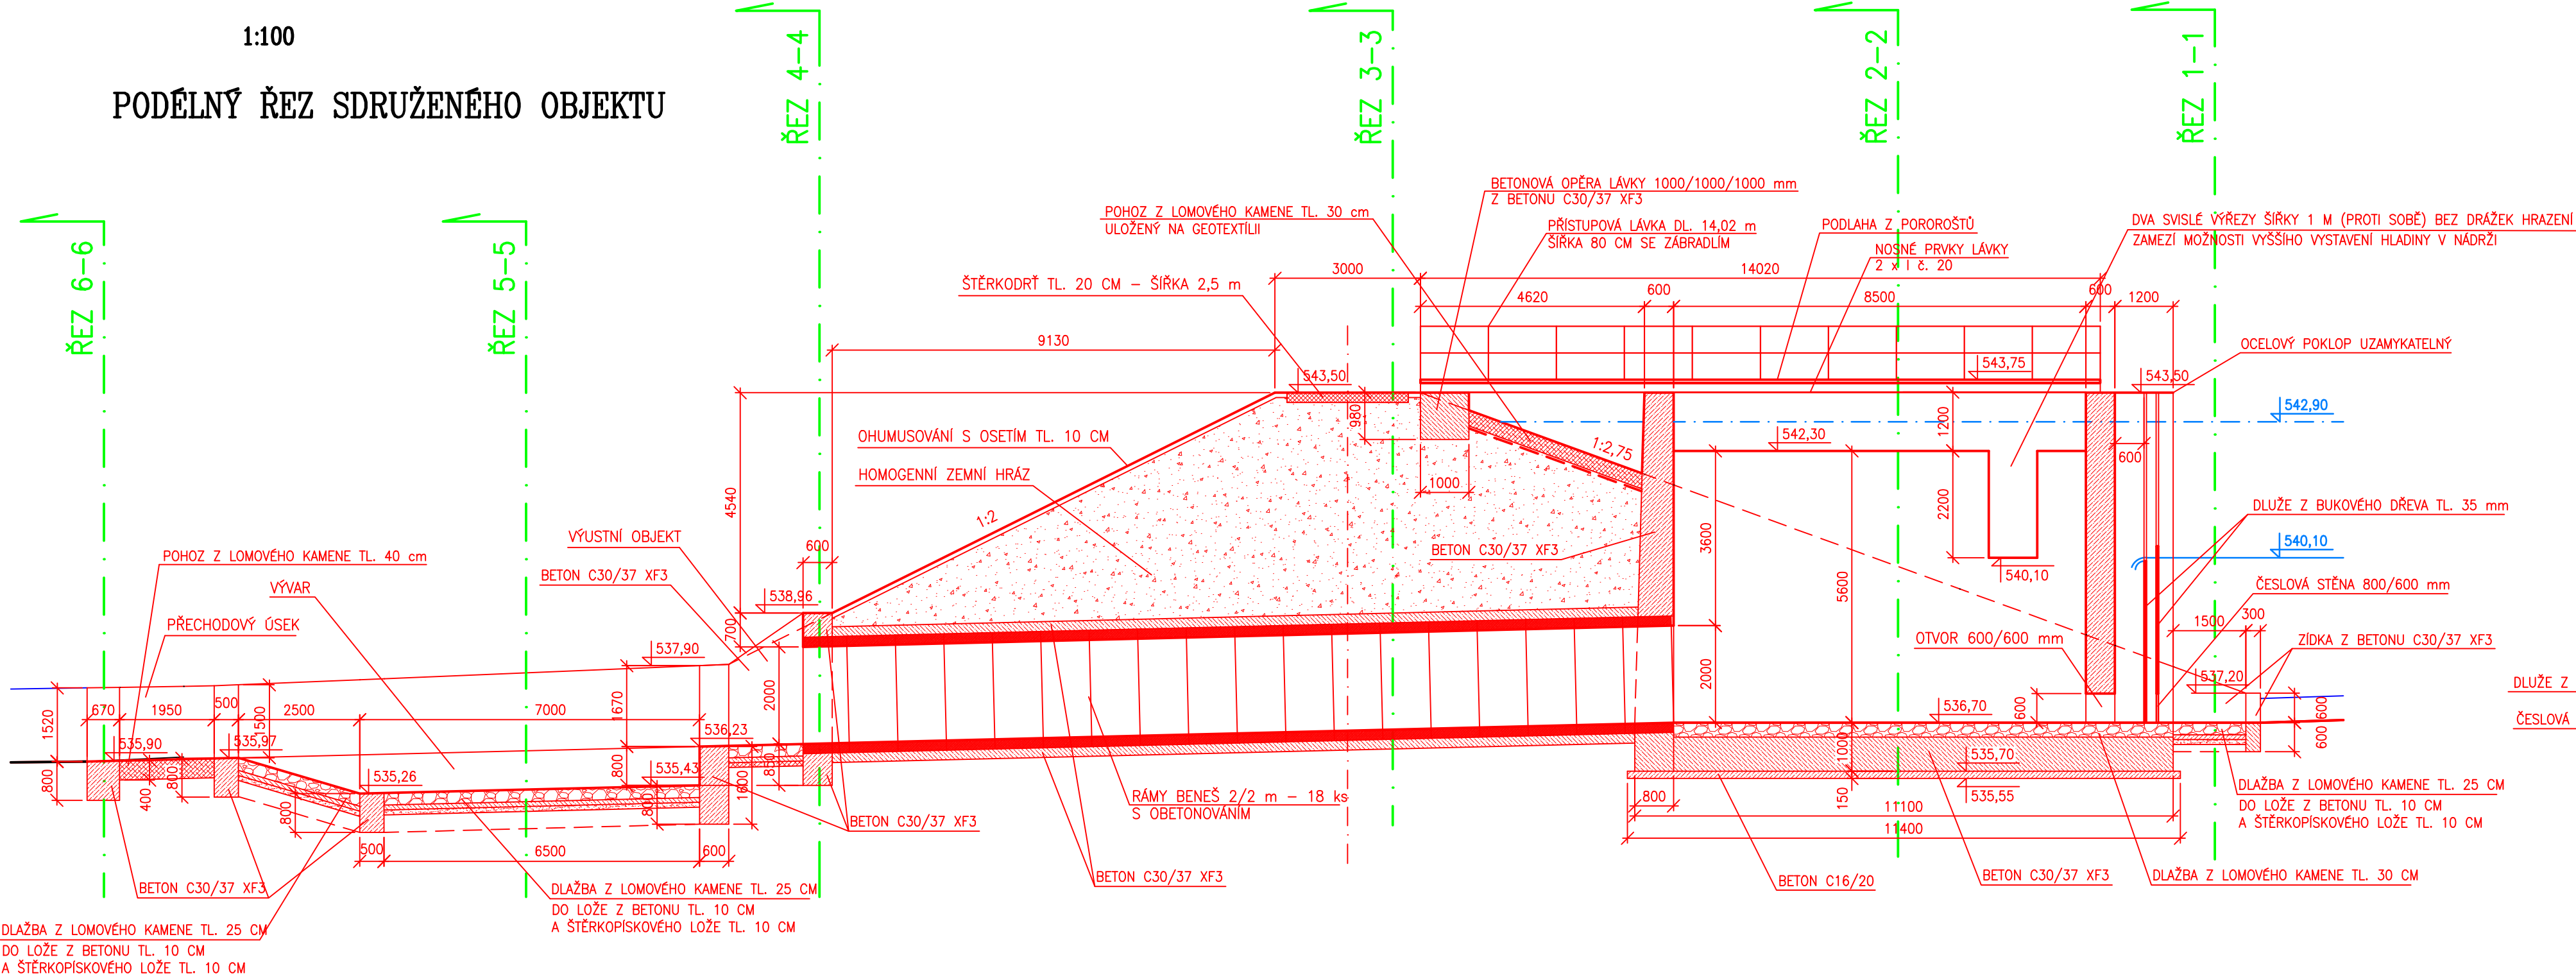


ŘEZ 1-1

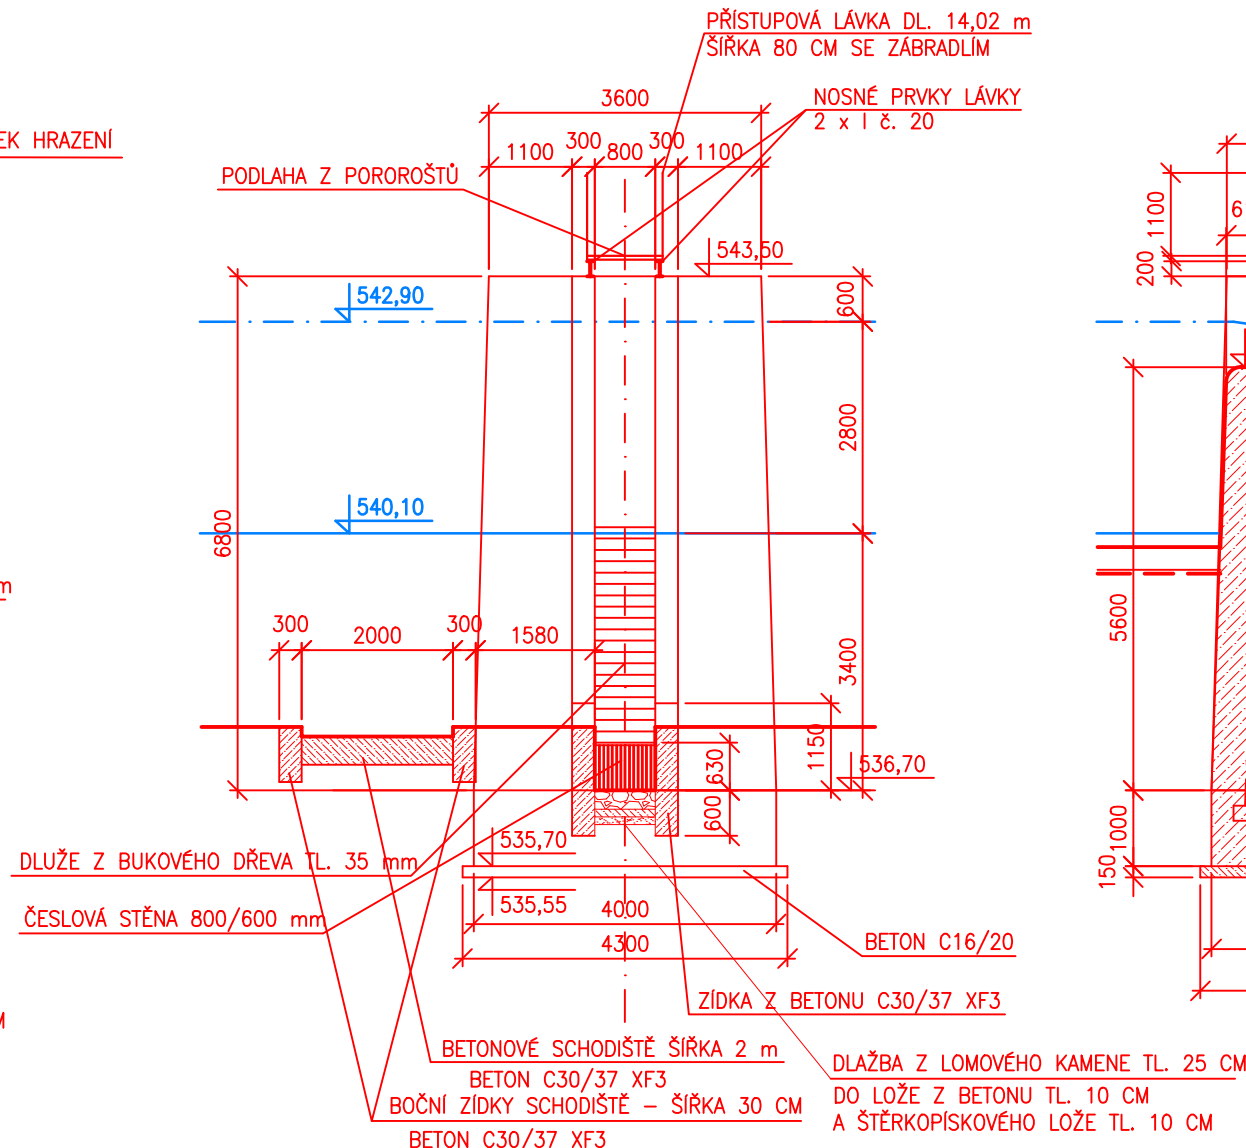


ŘEZ 2-2

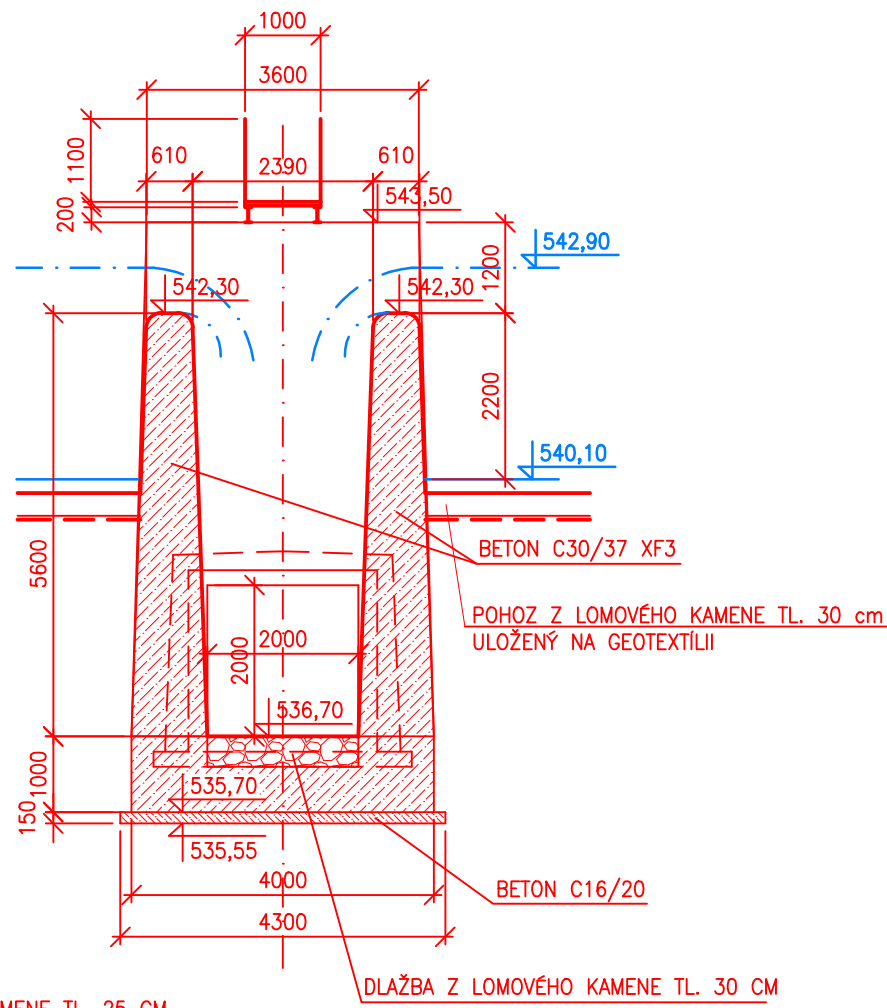


ŘEZ 3-3

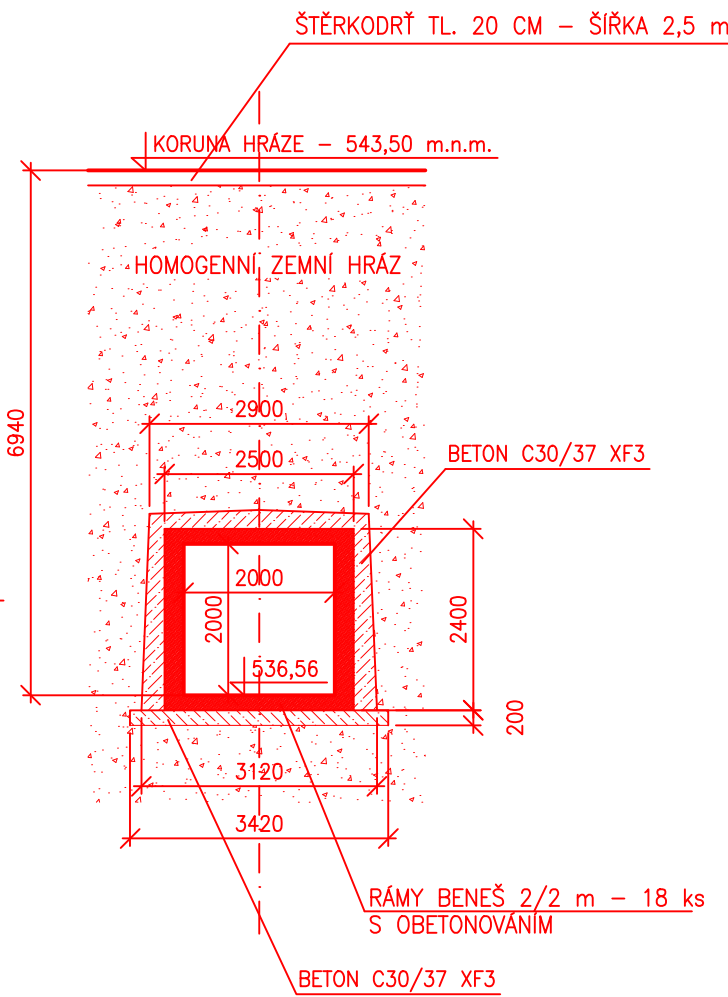


PŮDORYS SDRUŽENÉHO OBJEKTU

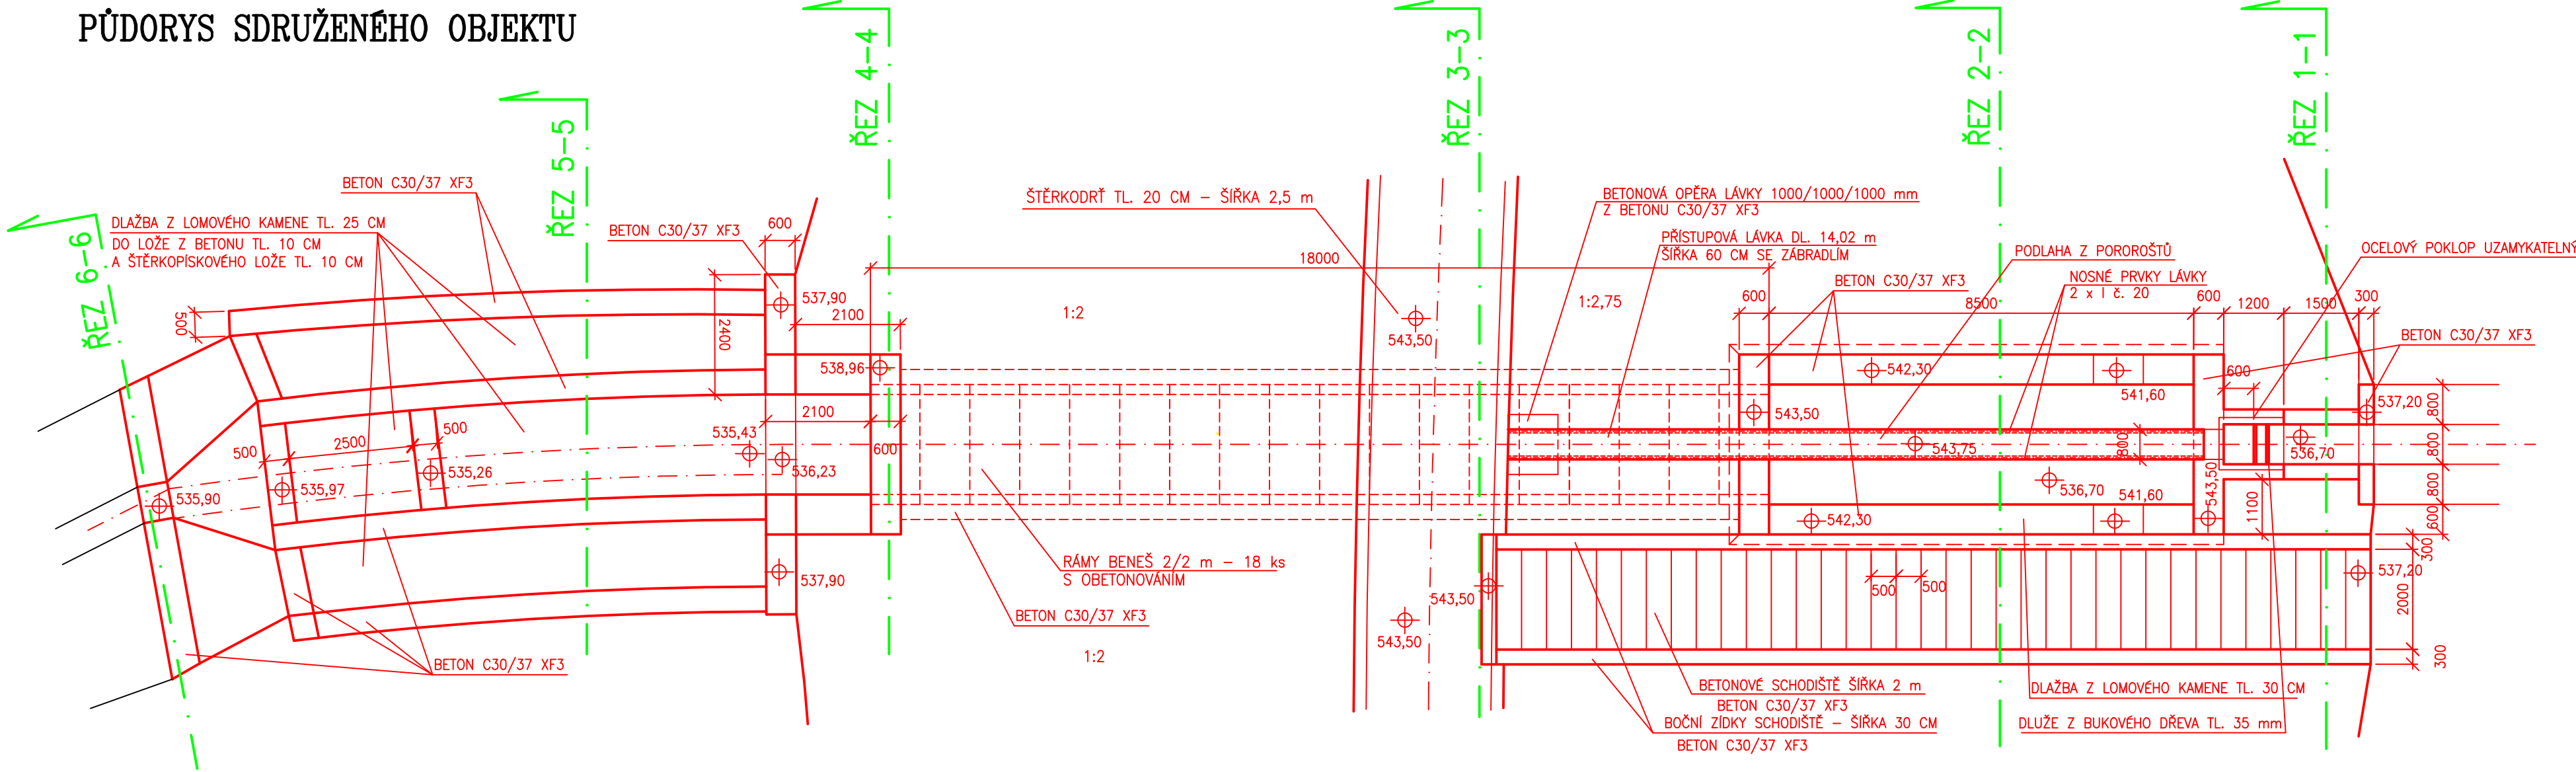


ŘEZ 4-4

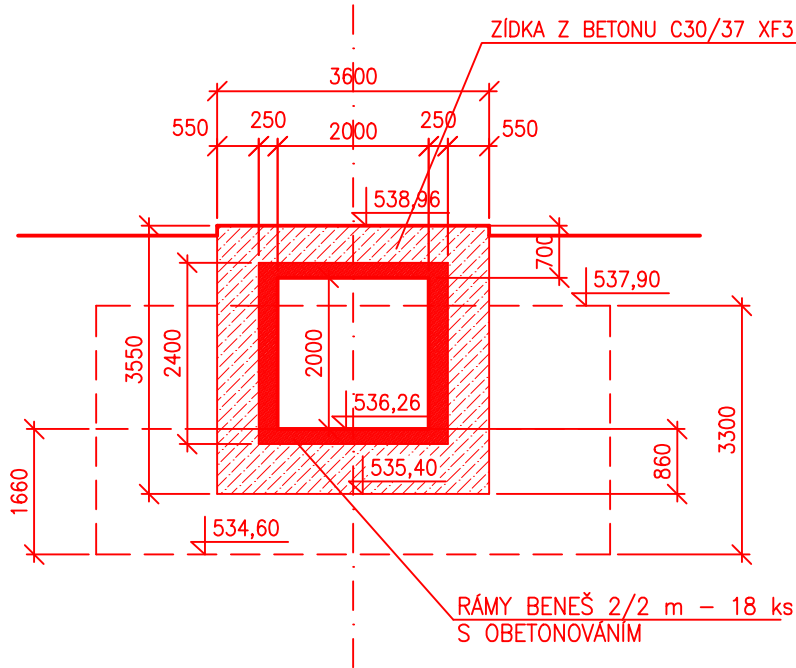

ŘEZ 5-5

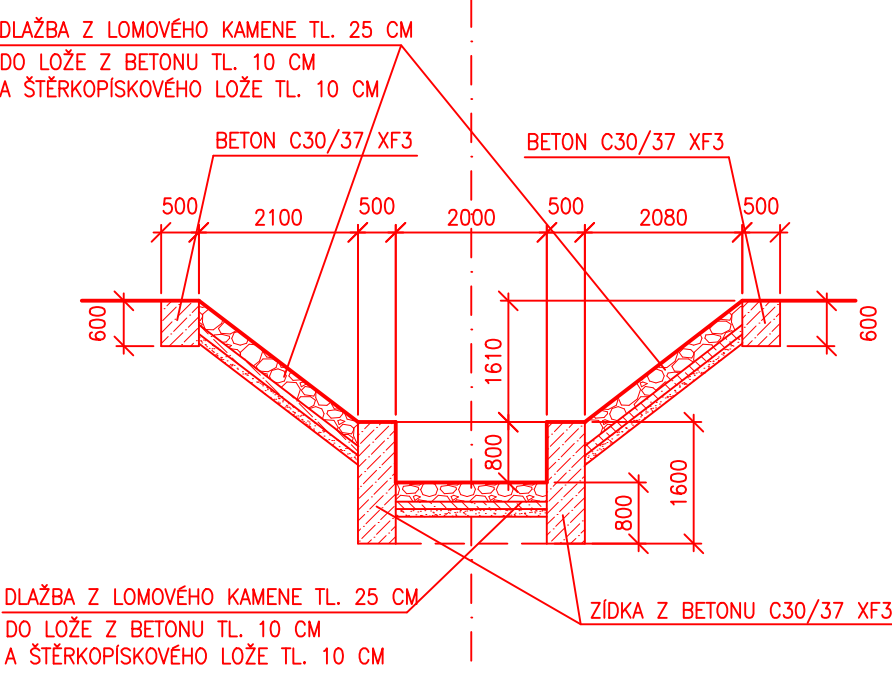

ŘEZ 6-6

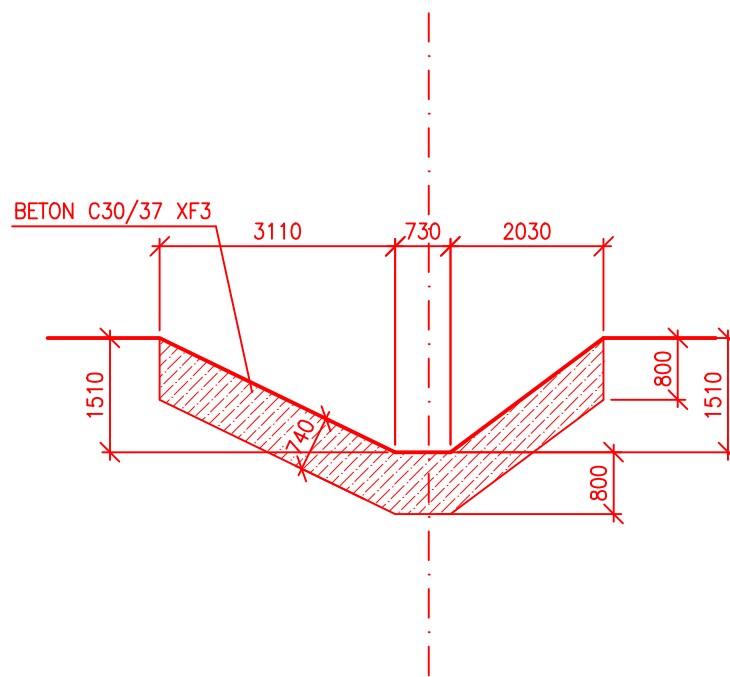

AUTORIZOVANÝ INŽENÝR : ING. JANA MÁCHOVÁ		VYPRACOVAL, KRESLIL : ING. JANA MÁCHOVÁ		ING. JANA MÁCHOVÁ VODOHOSPODÁŘSKÁ PROJEKCE	
MÍSTO STAVBY: k.ú. MĚKYNEC					
NÁZEV AKCE: VÝSTAVBA RETENČNÍ NÁDRŽE NAD OBCÍ MĚKYNEC na p.č. 1528					
NÁZEV VÝKRESU: VÝKRES SDRUŽENÉHO OBJEKTU				DATUM	ČERVENEC 2017
				STUPEŇ	DSP / PDPS
MĚŘÍTKO: 1:100				ČÍSLO VÝKRESU: 19.	