


IO 19 NÁHRADNÍ VÝSADBA STROMŮ
SITUACE - AREÁL SPORTOVNÍ PŘÍSTAV

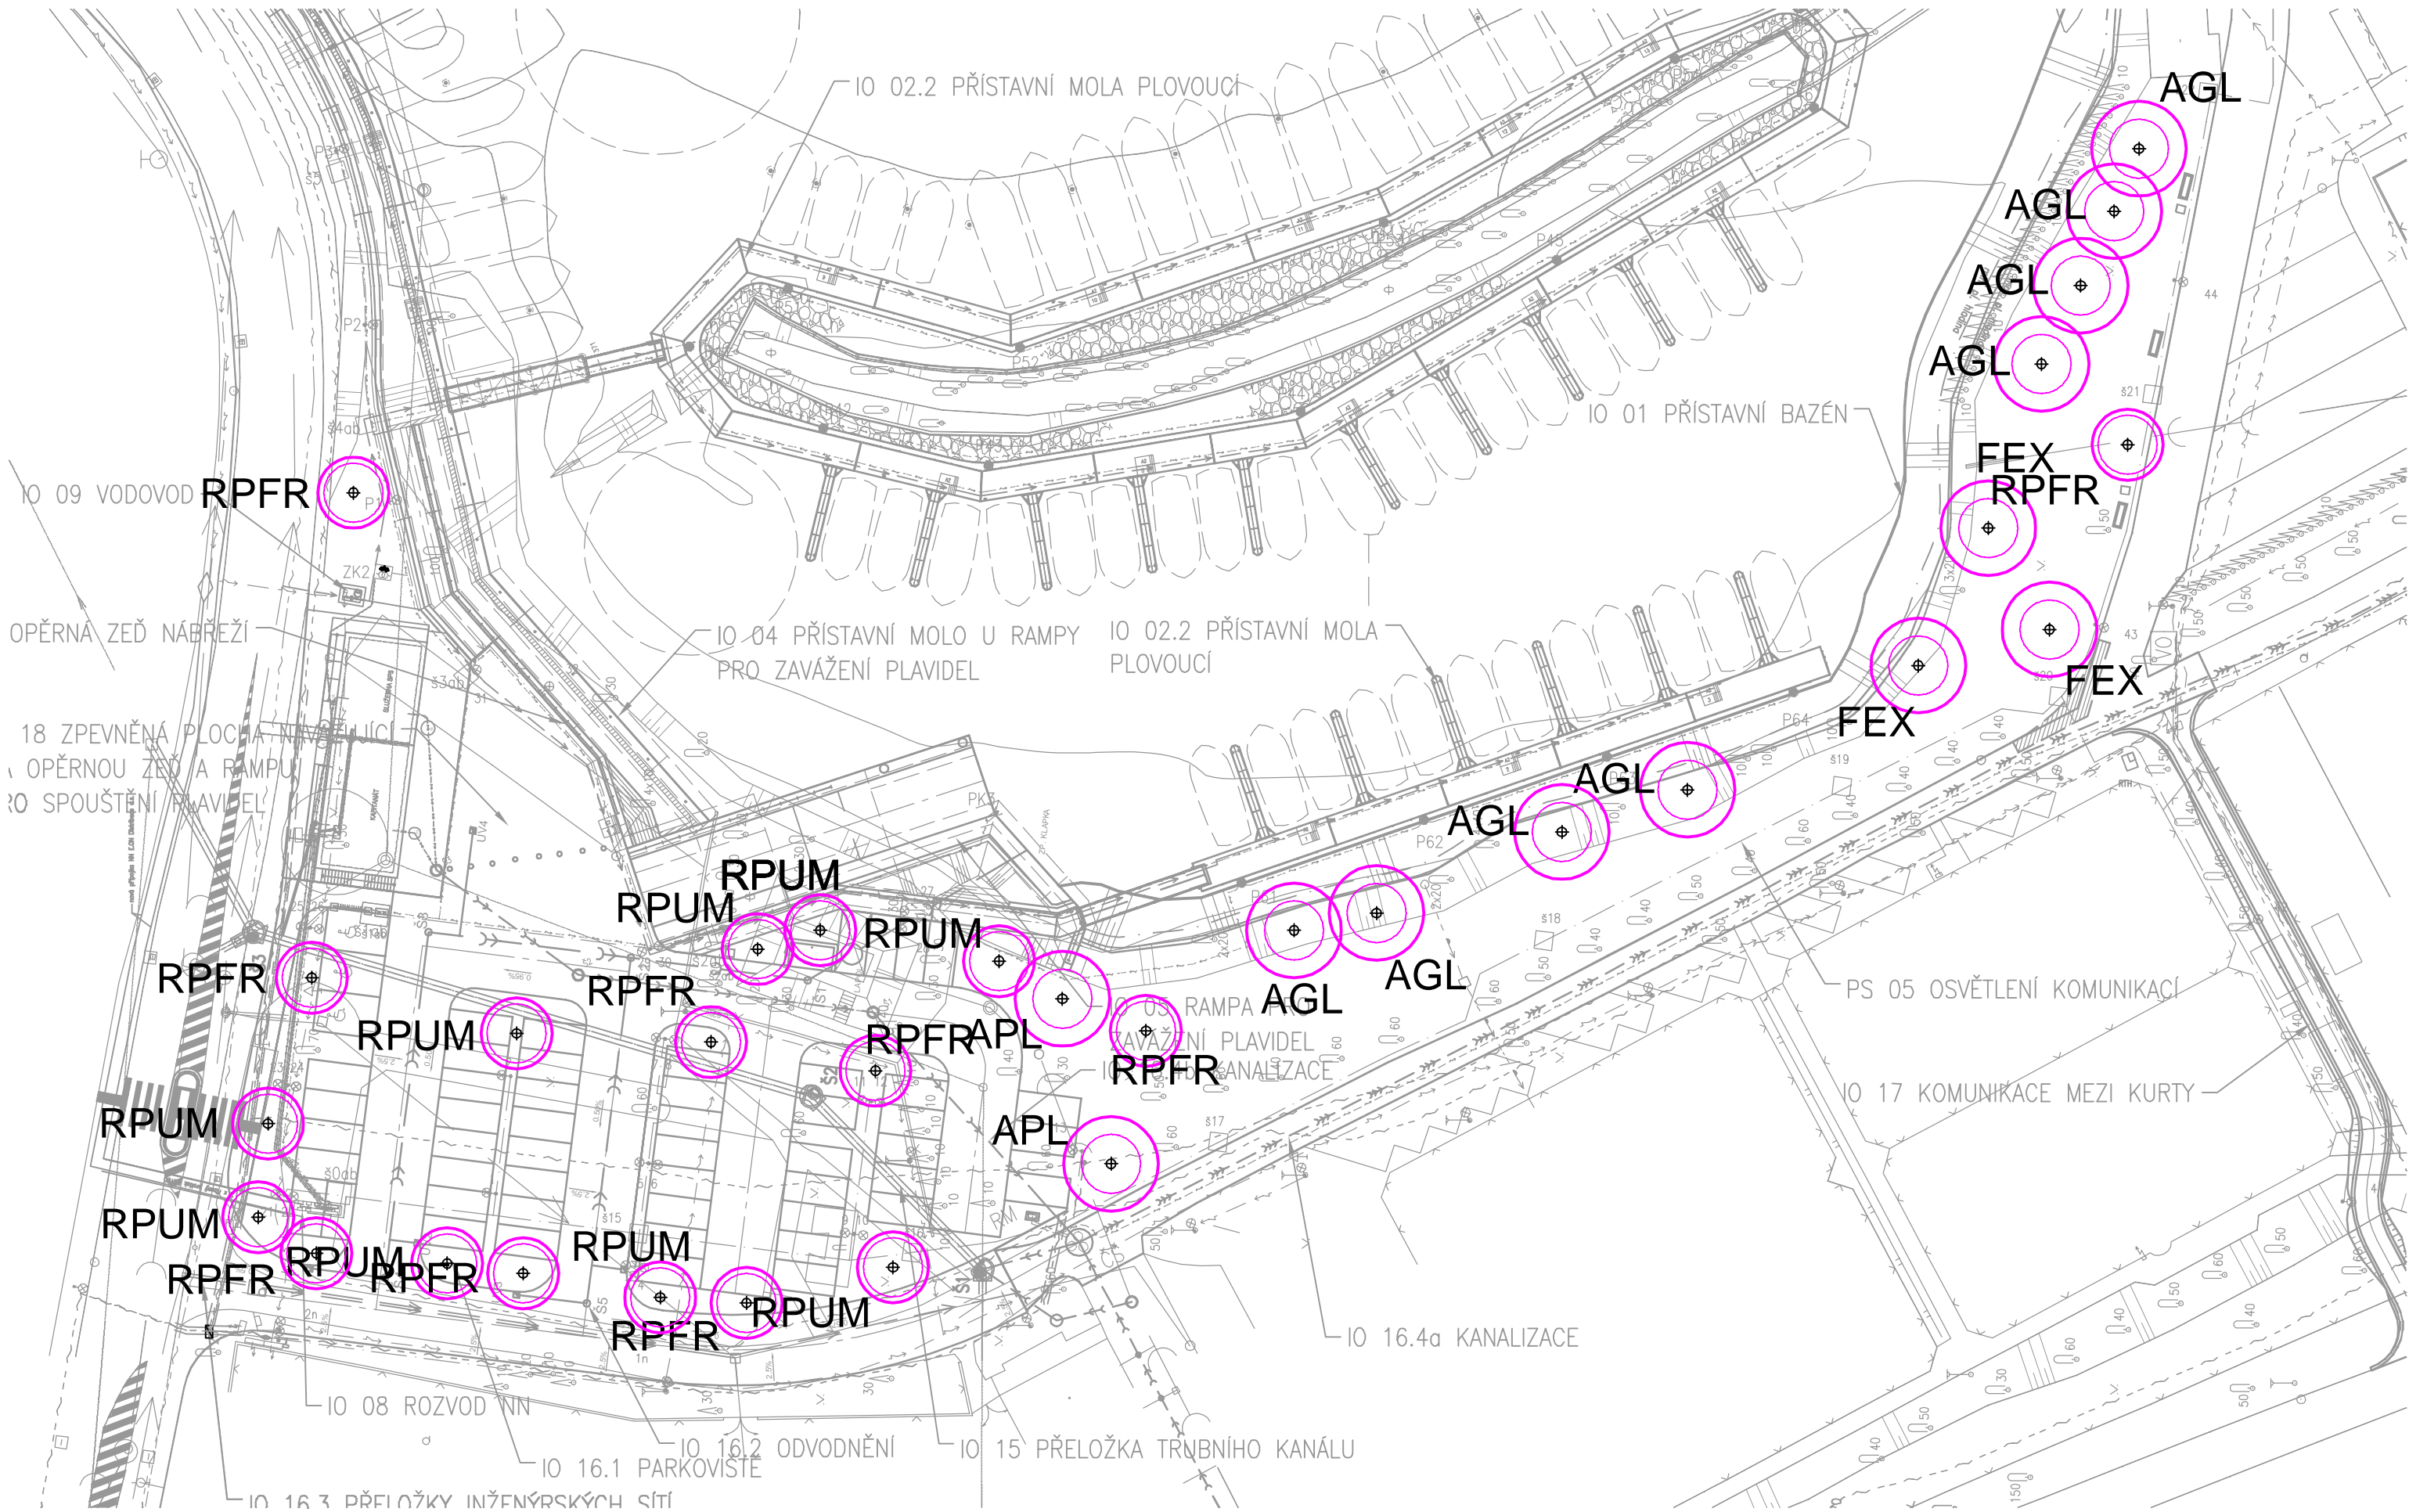

LEGENDA:

- STROM

NAVRHOVANÁ ZELEŇ :

RPFR: ROBINIA PSEUDOACACIA "FRISIA"

RPUM: ROBINIA PSEUDOACACIA "UMBRACULIFERA"

FEX: FRAXINUS EXCELSIOR

AGL: ALNUS GLUTINOSA

APL: ACER PLATANOIDES
- TRNOVNÍK AKÁT



TRNOVNÍK AKÁT

JASAN ZTEPILÝ

OLŠE LEPKAVÁ

JAVOR MLÉČ

KÓTOVÁNO V m
VÝŠKOVÝ SYSTÉM BpV
SOUŘADNICOVÝ SYSTÉM S-JTSK

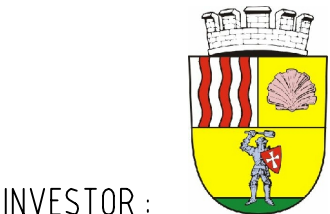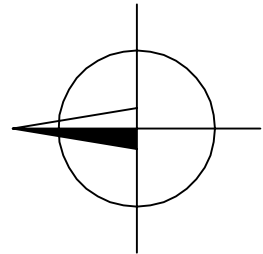

INVESTOR :



ZPRACOVÁNO PRO :



Botanická 834/56, 602 00 Brno	Tel: +420 541 554 111 Fax: +420 541 211 205	E-mail : trade.wecz@pory.com http://www.pory.cz
Zodpovědný projektant ING. MICHAELA KOHOUTKOVÁ	Hlavní inženýr projektu ING. MICHAEL TRNKA, CSc.	Vedoucí střediska ING. MICHAEL TRNKA, CSc.
Vypracoval ING. PROKOP GALATÍK	Kontroloval ING. MICHAELA KOHOUTKOVÁ	Zakázkové číslo 3A11056.87
Datum KVĚTEN 2013	Stupeň dokumentace DPS	Název souboru F_1_8_2_Situace_NV_areal.dwg
Akce		
SPORTOVNÍ PŘÍSTAV HLUBOKÁ NAD VLTAVOU ČÍSLO PROJEKTU 531 553 0001 IO 19 NÁHRADNÍ VÝSADBA STROMŮ		
Příloha SITUACE - AREÁL SPORTOVNÍ PŘÍSTAV		
Objednatel Česká republika - Ředitelství vodních cest ČR		
Měřítko 1:500	Příloha F.1.8.2	