
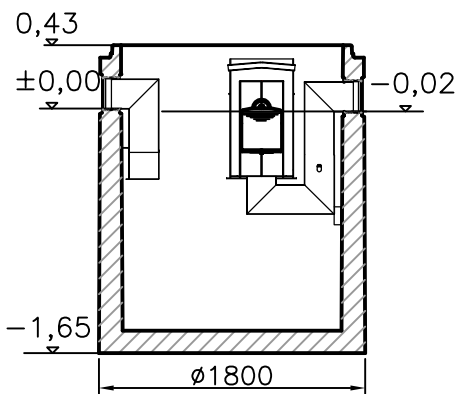
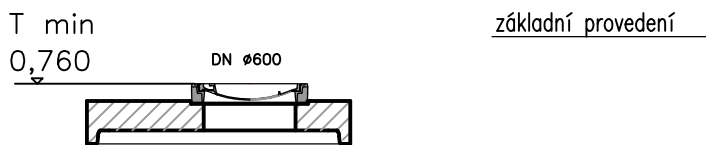


SPORTOVNÍ PŘÍSTAV HLUBOKÁ NAD VLTAVOU


ČÍSLO PROJEKTU 531 553 0001
IO 16 PARKOVIŠTĚ PRO POTŘEBY ZÁKLADNÍHO PROVOZU PŘÍSTAVU

ODLUČOVAČ ROPNÝCH LÁTEK - VZOROVÝ VÝKRES (s kalovou jámkou)

ŘEZ 1:50

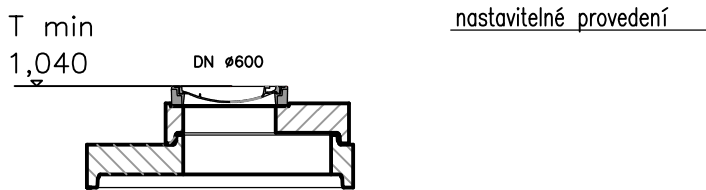

PŮDORYS 1:50

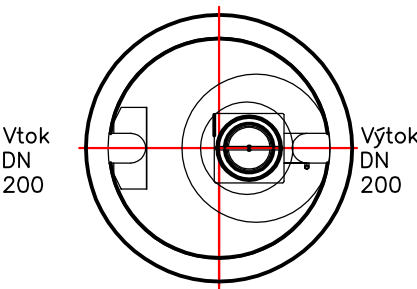

VYPRACOVAL JANA KUBÍKOVÁ dipl. tech.	ZODPOVĚDNÝ PROJEKTANT JANA KUBÍKOVÁ dipl. tech.	KONTROLOVAL MARIE FENCLOVÁ	HYDROPROJEKT AKČIOVÁ SPOLEČNOST 02 České Budějovice, Zátkovo nábřeží 7, 370 21, www.hydroprojekt.cz, cbudejovice@hydroprojekt.cz ČLEN SKUPINY SWECO www.swecogroup.com
<i>Kubíková</i>	<i>Kubíková</i>	<i>Fenclová</i>	

KÓTOVÁNO V m, mm
VÝŠKOVÝ SYSTÉM Bpv
SOUŘADNICOVÝ SYSTÉM S-JTSK

INVESTOR :



ZPRACOVÁNO PRO :



		
Botanická 834/56, 602 00 Brno	Tel: +420 541 554 111 Fax: +420 541 211 205	E-mail : trade.wecz@poyry.com http://www.poyry.cz
Zodpovědný projektant ING. MICHAELA KOHOUTKOVÁ	Hlavní inženýr projektu ING. MICHAEL TRNKA, CSc.	Vedoucí střediska ING. MICHAEL TRNKA, CSc.
Vypracoval JANA KUBÍKOVÁ, dipl. tech.	Kontroloval ING. MICHAEL TRNKA, CSc.	Zakázkové číslo 3A11056.87
Datum ŘÍJEN 2011	Stupeň dokumentace DVZ	Název souboru F_1_5_2_5_ORL.dwg
Akce SPORTOVNÍ PŘÍSTAV HLUBOKÁ NAD VLTAVOU ČÍSLO PROJEKTU 531 553 0001 IO 16.2 ODVODNĚNÍ		
Příloha ODLUČOVAČ ROPNÝCH LÁTEK		
Objednatel Česká republika - Ředitelství vodních cest ČR		
Měřítko 1:50	Příloha F.1.5.2.5	